

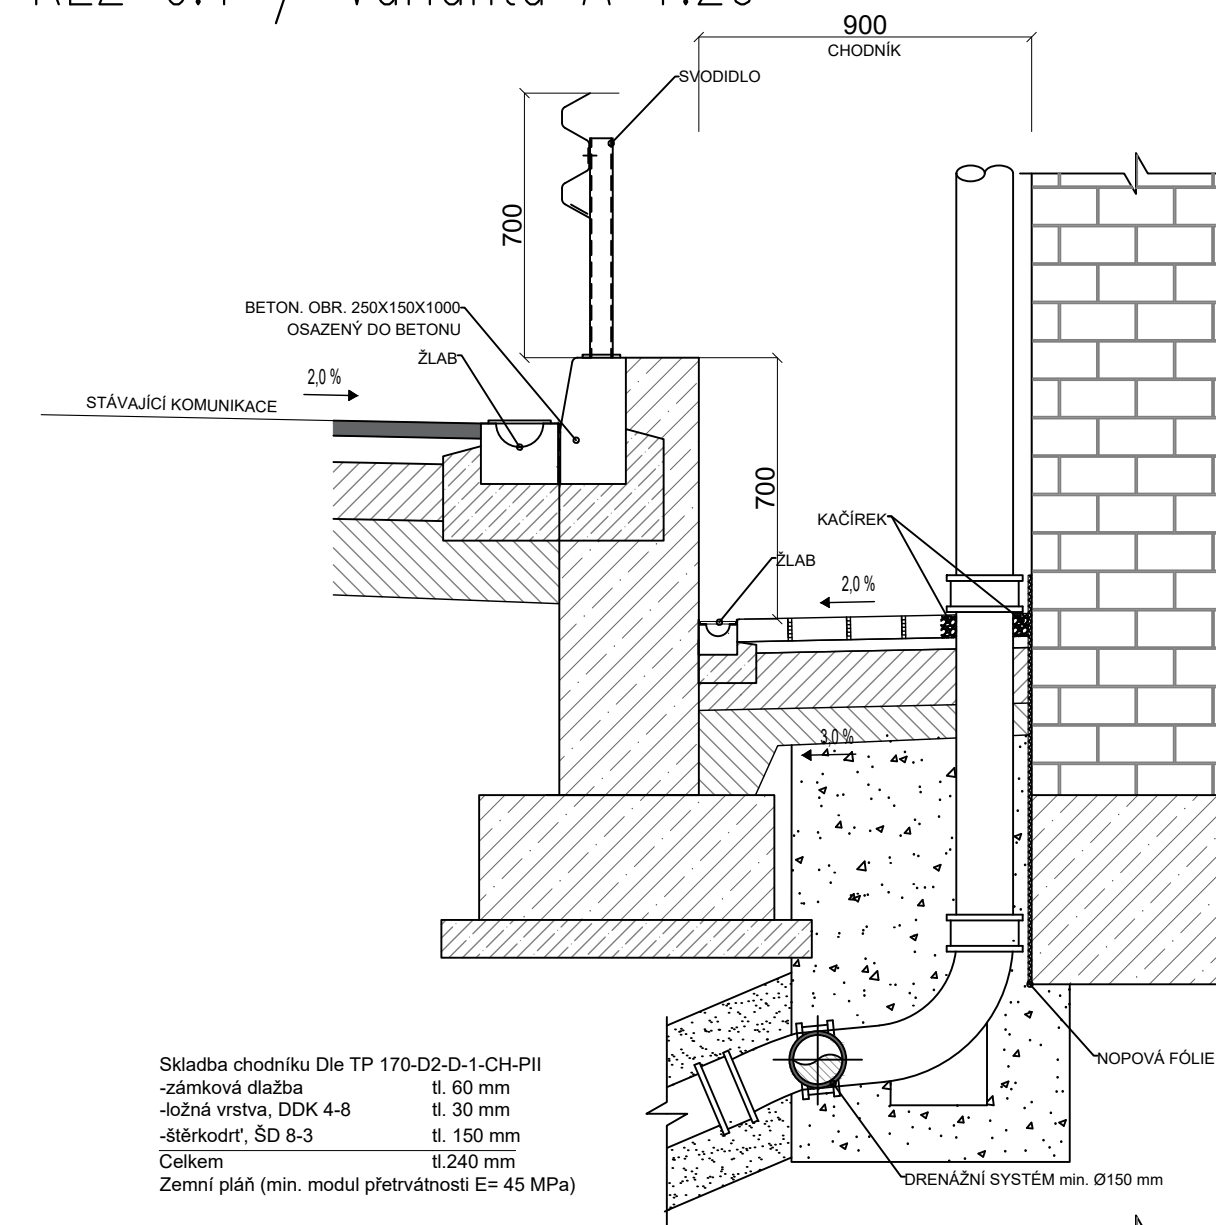


 
 
ŘEZ č.1 / Varianta A 1:20

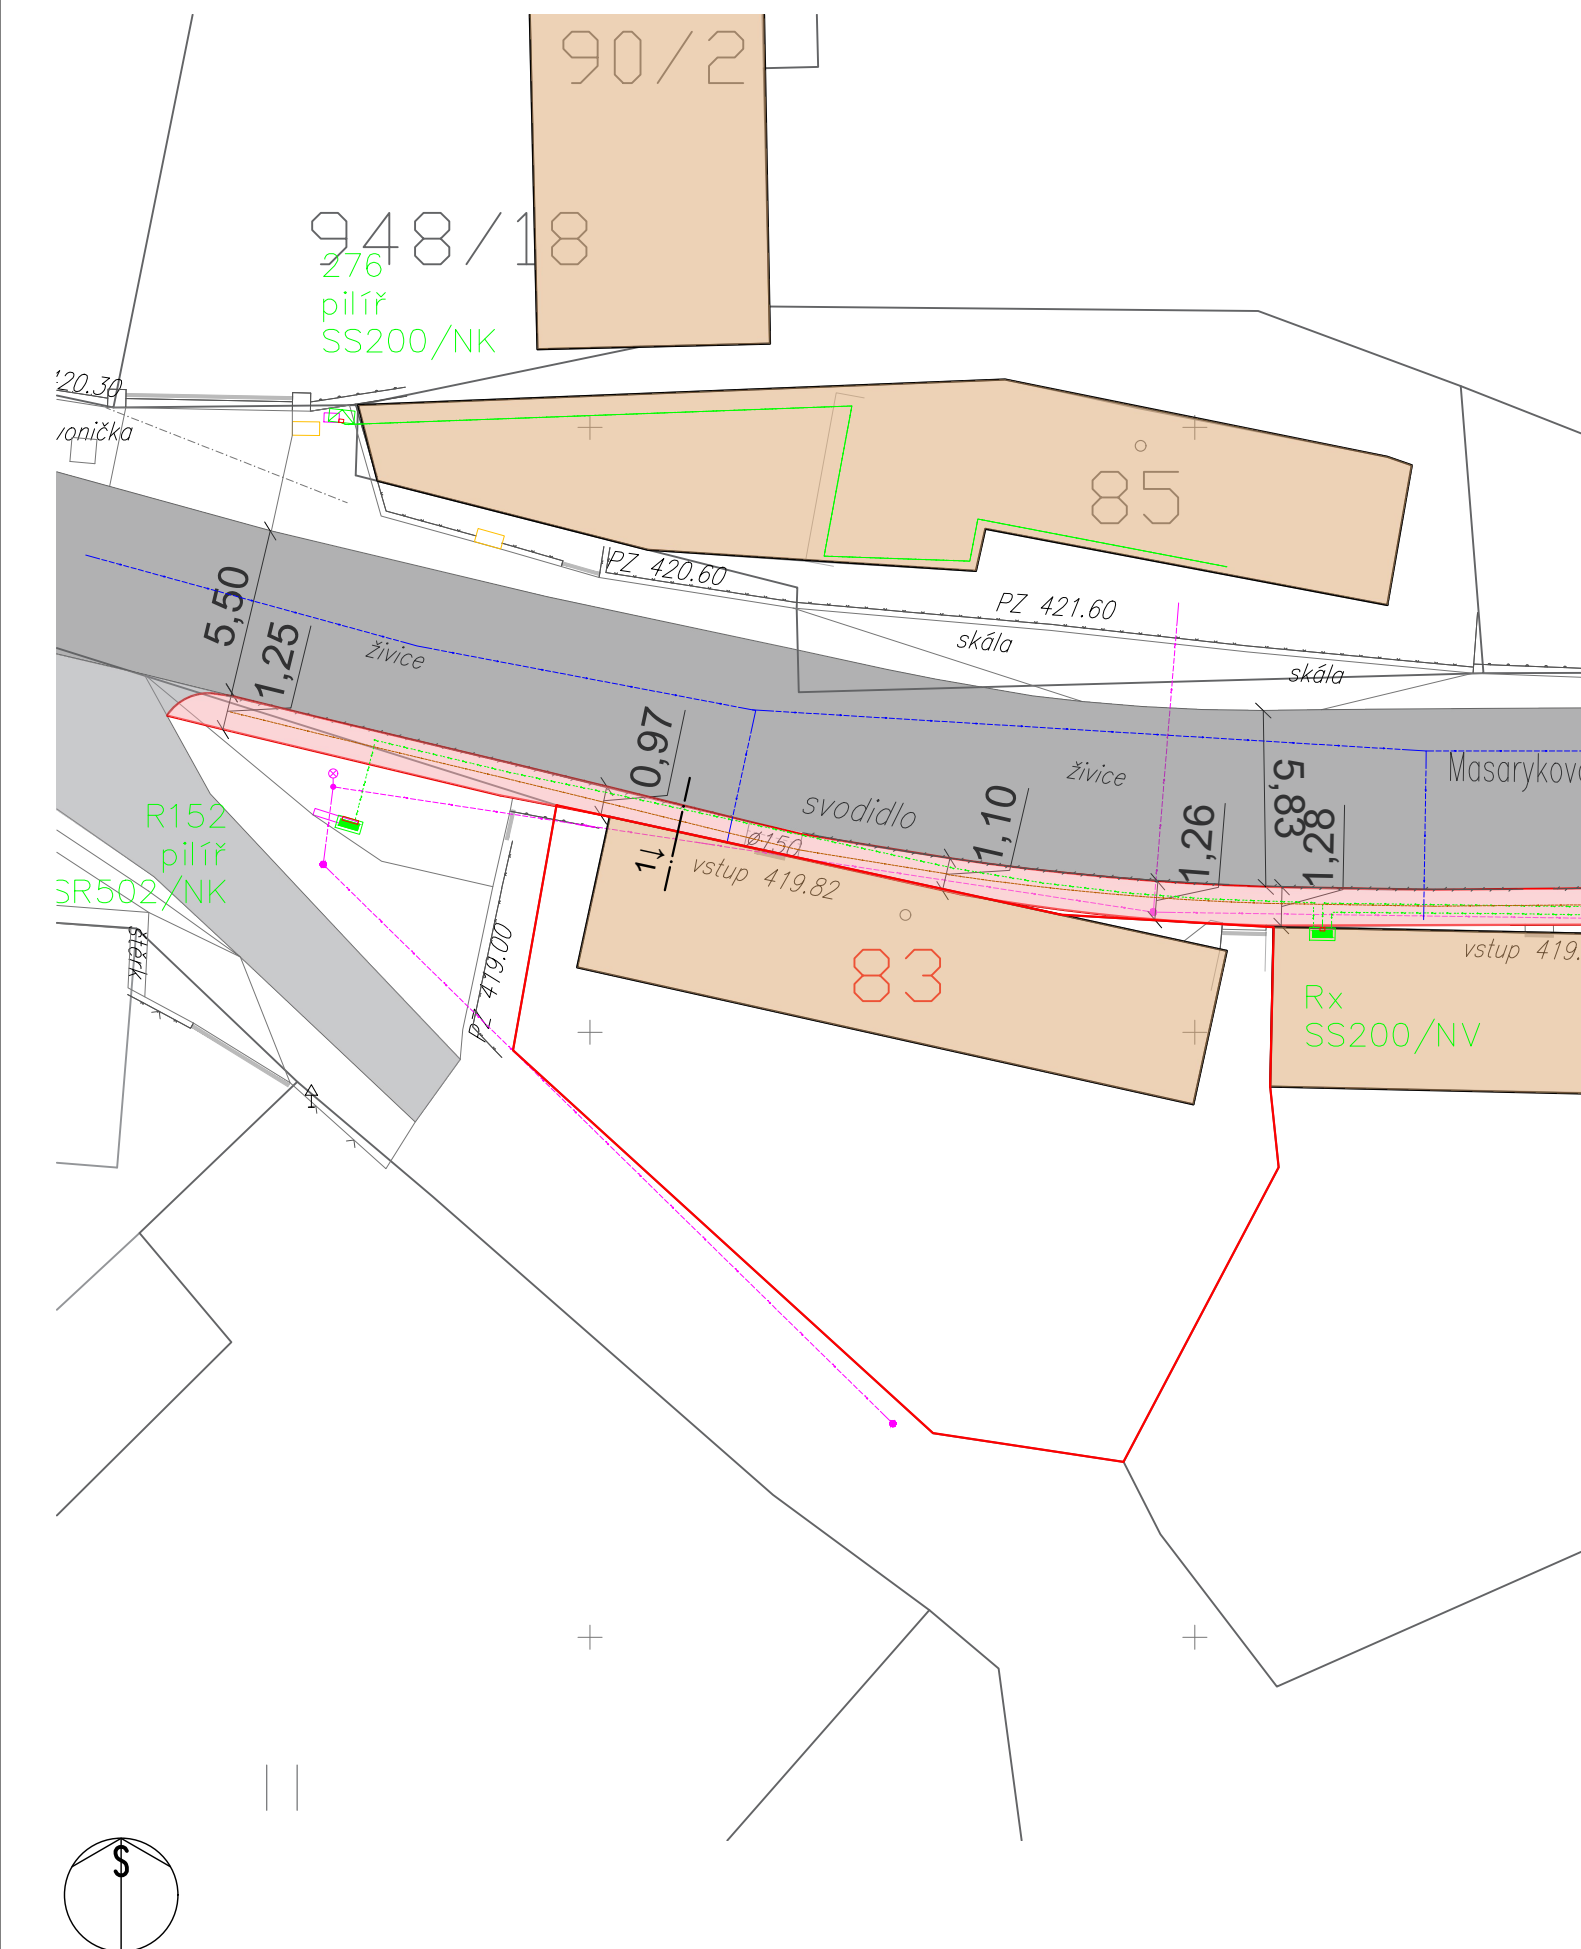

ŘEZ č.1 / Varianta B 1:20

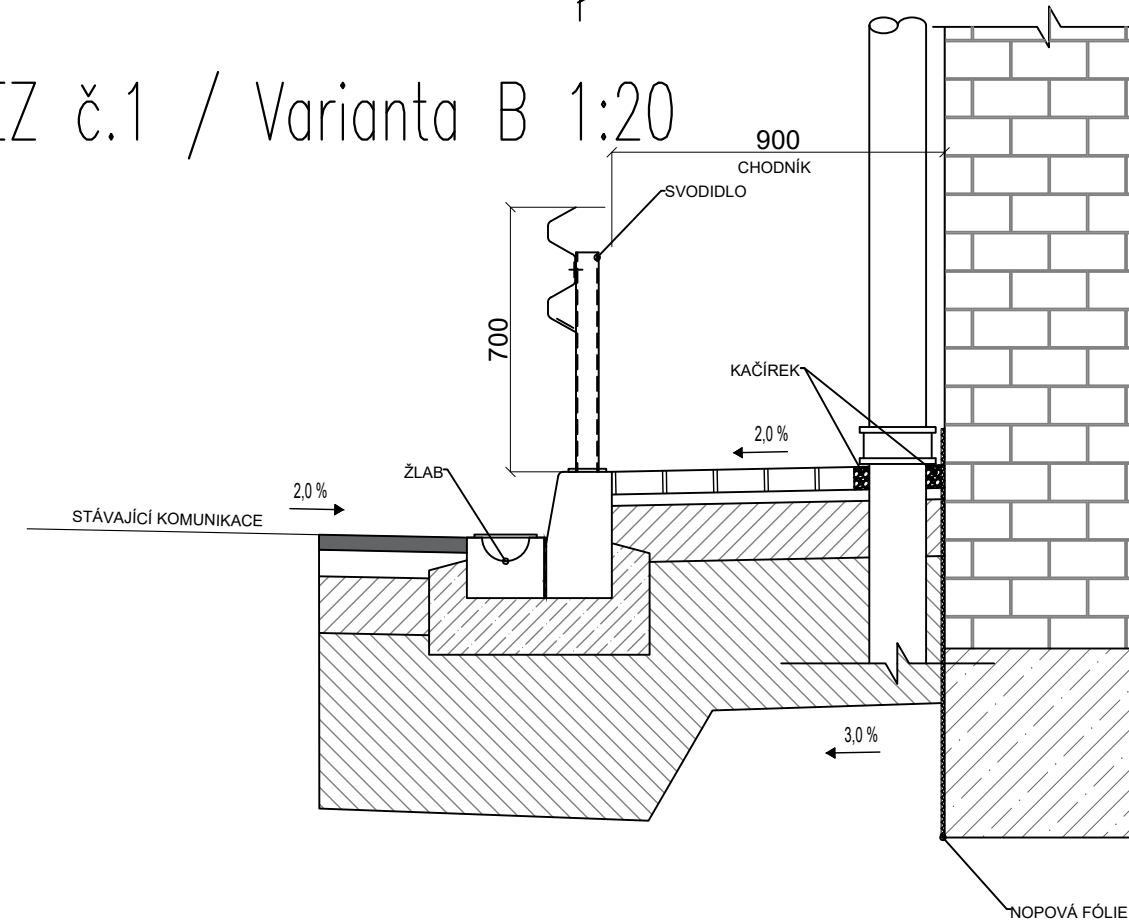

LEGENDA SITUAČE

	POZEMNÍ STAVBY
	ZATRAVNĚNÁ PLOCHA
	CHODNÍK – BETONOVÁ ZÁMKOVÁ DLAŽBA – Arte Pražská kostka
	LÁVKA
	VJEZD NA POZEMEK
	POUŽÍZENÉ HLAVNÍ ZPEVNĚNÉ PLOCHY – ŽIVICE
	POUŽÍZENÉ VEDLEJŠÍ ZPEVNĚNÉ PLOCHY – ŽIVICE
	VAROVNÝ PÁS Š.0,4 M – DLAŽDICE SE SPECIÁLNÍ HMATOVOU ÚPRAVOU (RELIÉFNÍ POVRCH)
	UMĚLÁ VODICÍ LINIE
	HRANICE MÍSTA PRO PŘECHÁZENÍ
	STÁVAJÍCÍ STROM
	DOPRAVNÍ ZNAČKA
	NAVHRHOVANÁ AUTOBUSOVÁ ZASTÁVKA
	SLOUP – SILNOPROUD
	ELEKTRICKÝ ROZVADĚČ (silnoproud/slaboproud)
	PLYNOVÁ PŘÍPOJKA
	KANALIZAČNÍ VPUST
PZ	PODEZDÍVKA
CH	CHRÁNICKA

LEGENDA SÍTĚ

.....	VODOVOD – STÁVAJÍCÍ STAV
.....	KABELOVÉ VEDENÍ NN – STÁVAJÍCÍ STAV
.....	KABELOVÉ VEDENÍ SILNOPROUD – STÁVAJÍCÍ STAV
.....	KANALIZACE DEŠŤOVÁ – NÁVRH

POŽADAVKY MAJITELI

1. Je třeba vyřešit odvodnění silnice po celé délce objektu; vyřešit svody
2. Zachovat vstup do stodoly bez svodidel.
3. Zajistit odvod dešťové vody odvodňovacím systémem min. Ø150 mm.
4. Zajistit odvod dešťové vody mezi domy č.p.105(st. 83) a č.p.107(st.84) do odvodňovacího systému v chodníku.

INVESTOR STAVEBNÍK Velké Popovice – obecní úřad Ringhofferova 1 251 69 Velké Popovice	KOOPERANT PROFESE	 AFI ARCHITEKTI s.r.o. Pobřežní 46 186 00 Praha 8 - Karlín tel.: +420 608 859 829 e.: filip.soukup@gmail.com
NÁZEV a MÍSTO STAVBY NOVÝ CHODNÍK V ULICI MASARYKOVA VE VELKÝCH POPOVICÍCH	AUTORSKÝ NÁVRH Ing. arch. Filip Soukup	
	ZODPOVĚDNÝ PROJEKTANT Ing. arch. Filip Soukup	
	VYPRACOVAL Bc. Daria Sidorenko	
	MĚŘÍTKO 1:250; 1:20	PROFESE ARS
	KÓTOVÁNO	STUPĚN DSP+DUR+DPS
NÁZEV VÝKRESU SITUACE A ŘEZ. ST. 83	FORMÁT VÝKRESU 630x297 Č. VÝKRESU C.1.1	DATUM 01/2021 Č. KOPIE